



SCHEMA ALTIMETRICO ALIMENTAZIONE NASPI

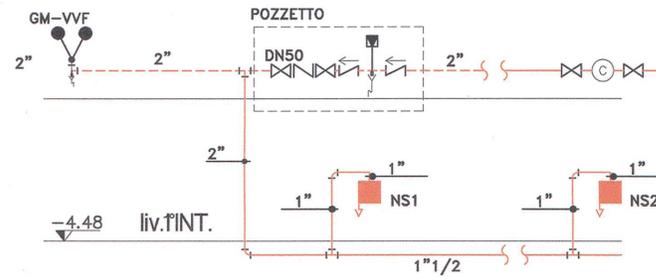

2° INT./VESPAIO

PARTICOLARE CASSETTA ANTINCENDIO

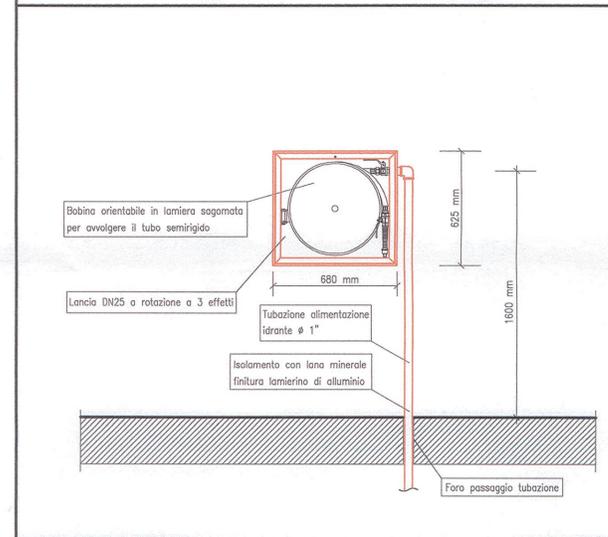

LEGENDA

	RETE IDRICA ANTINCENDIO
	RETE IDRICA ANTINCENDIO COMPLETA DI CAVO SCALDANTE, ISOLAMENTO E FINITURA IN ALLUMINIO
	NASPO UNI 25
	ESTINTORE
	ATTACCO SINGOLO PER MOTOPOMPA W.F.
	IDENTIFICATIVO CAVEDIO

NOTE:

- 1) Disegno valido solo per impianti meccanici.
- 2) Tutti i tratti di tubazione interrata devono essere in PEAD PE 100 PN 25 posati su letto di sabbia
- 3) La tubazione in vista deve essere isolata con lana minerale e finitura con lamierino di alluminio
- 4) L'attacco motopompa W.F. deve essere isolato con lana minerale e finitura con lamierino di alluminio.

TAVOLA VALIDA SOLO PER GLI IMPIANTI MECCANICI

ALLEGATO alla DELIBERAZIONE
G.C. N° 238 del 15 DIC. 2014
IL SEGRETARIO SUPP.

ALLEGATO alla DELIBERAZIONE
G.C. N° 61 del 10/03/09
IL SEGRETARIO

COMUNE DI SEREGNO
0013093/2009 - 27/02/2009



MSC Associati S.r.l.
C.F. e P.I. 0270000868
(Ing. Clemente Schiatti)
Albo n° 1 di Milano n. 6324
DIRETTORE LAVORI

00	EMMISSIONE	BVCC	SCHP	SCHC	31-01-2009
Indice	Aggiornamenti	Redatto	Verificato	Approvato	Data

Comittente
AMMINISTRAZIONE COMUNALE CITTA' DI SEREGNO (MI)

Commissio
**RISTRUTTURAZIONE IN AMBITO C.R.U. 16:
REALIZZAZIONE NUOVO PALAZZO COMUNALE,
PARCHeggi INTERRATI E RIQUALIFICAZIONE AREE ADIACENTI**

Direzione Lavori e
Coordinamento Sicurezza in Fase di Esecuzione

ATI
MSC ASSOCIATI s.r.l.
INARCHECK s.p.a
ALCINO SOUTINHO ARQUITECTO LDA
CONSULENZE e SERVIZI di INGEGNERIA s.r.l.
ING. PIERPAOLO SCHIATTI
ARCH. ROBERTA SCHIATTI

Modifica Progetto:
**REALIZZAZIONE SPAZIO POLIVALENTE, PARCHeggi
INTERRATO E RIQUALIFICAZIONE AREE ADIACENTI
PERIZIA DI VARIANTE N.07 - FINITURE E IMPIANTI**

Tavola
**IMPIANTI MECCANICI
IMPIANTO IDRICO ANTINCENDIO
SALA CONSIGLIO**

File
A4065AIM23-00.dwg

Software
AUTOCAD

Codice Commessa
A4065

Scala
1:100

E' vietata la riproduzione di
questo documento senza la
previa autorizzazione.

IM23 - 00