


PIANTA PIANO TERRA



- LEGENDA:
- LED 30 W
 - LED 34 W
 - LED 42 W
 - LED 47 W
 - LED 50 W
 - LED 62 W
 - LED PANEL 33 W
 - Posizione LED 57 W
 - LED 20 W
 - Lampada a Led su Pano esistente 10 W

Studio Progetti Sistemi Elettrici
PSE
Via S. Francesco, 10 - 20122 Milano (Italy) - Tel. 02 58 00 00 00 - Fax 02 58 00 00 01 - Email: pse@pse.it

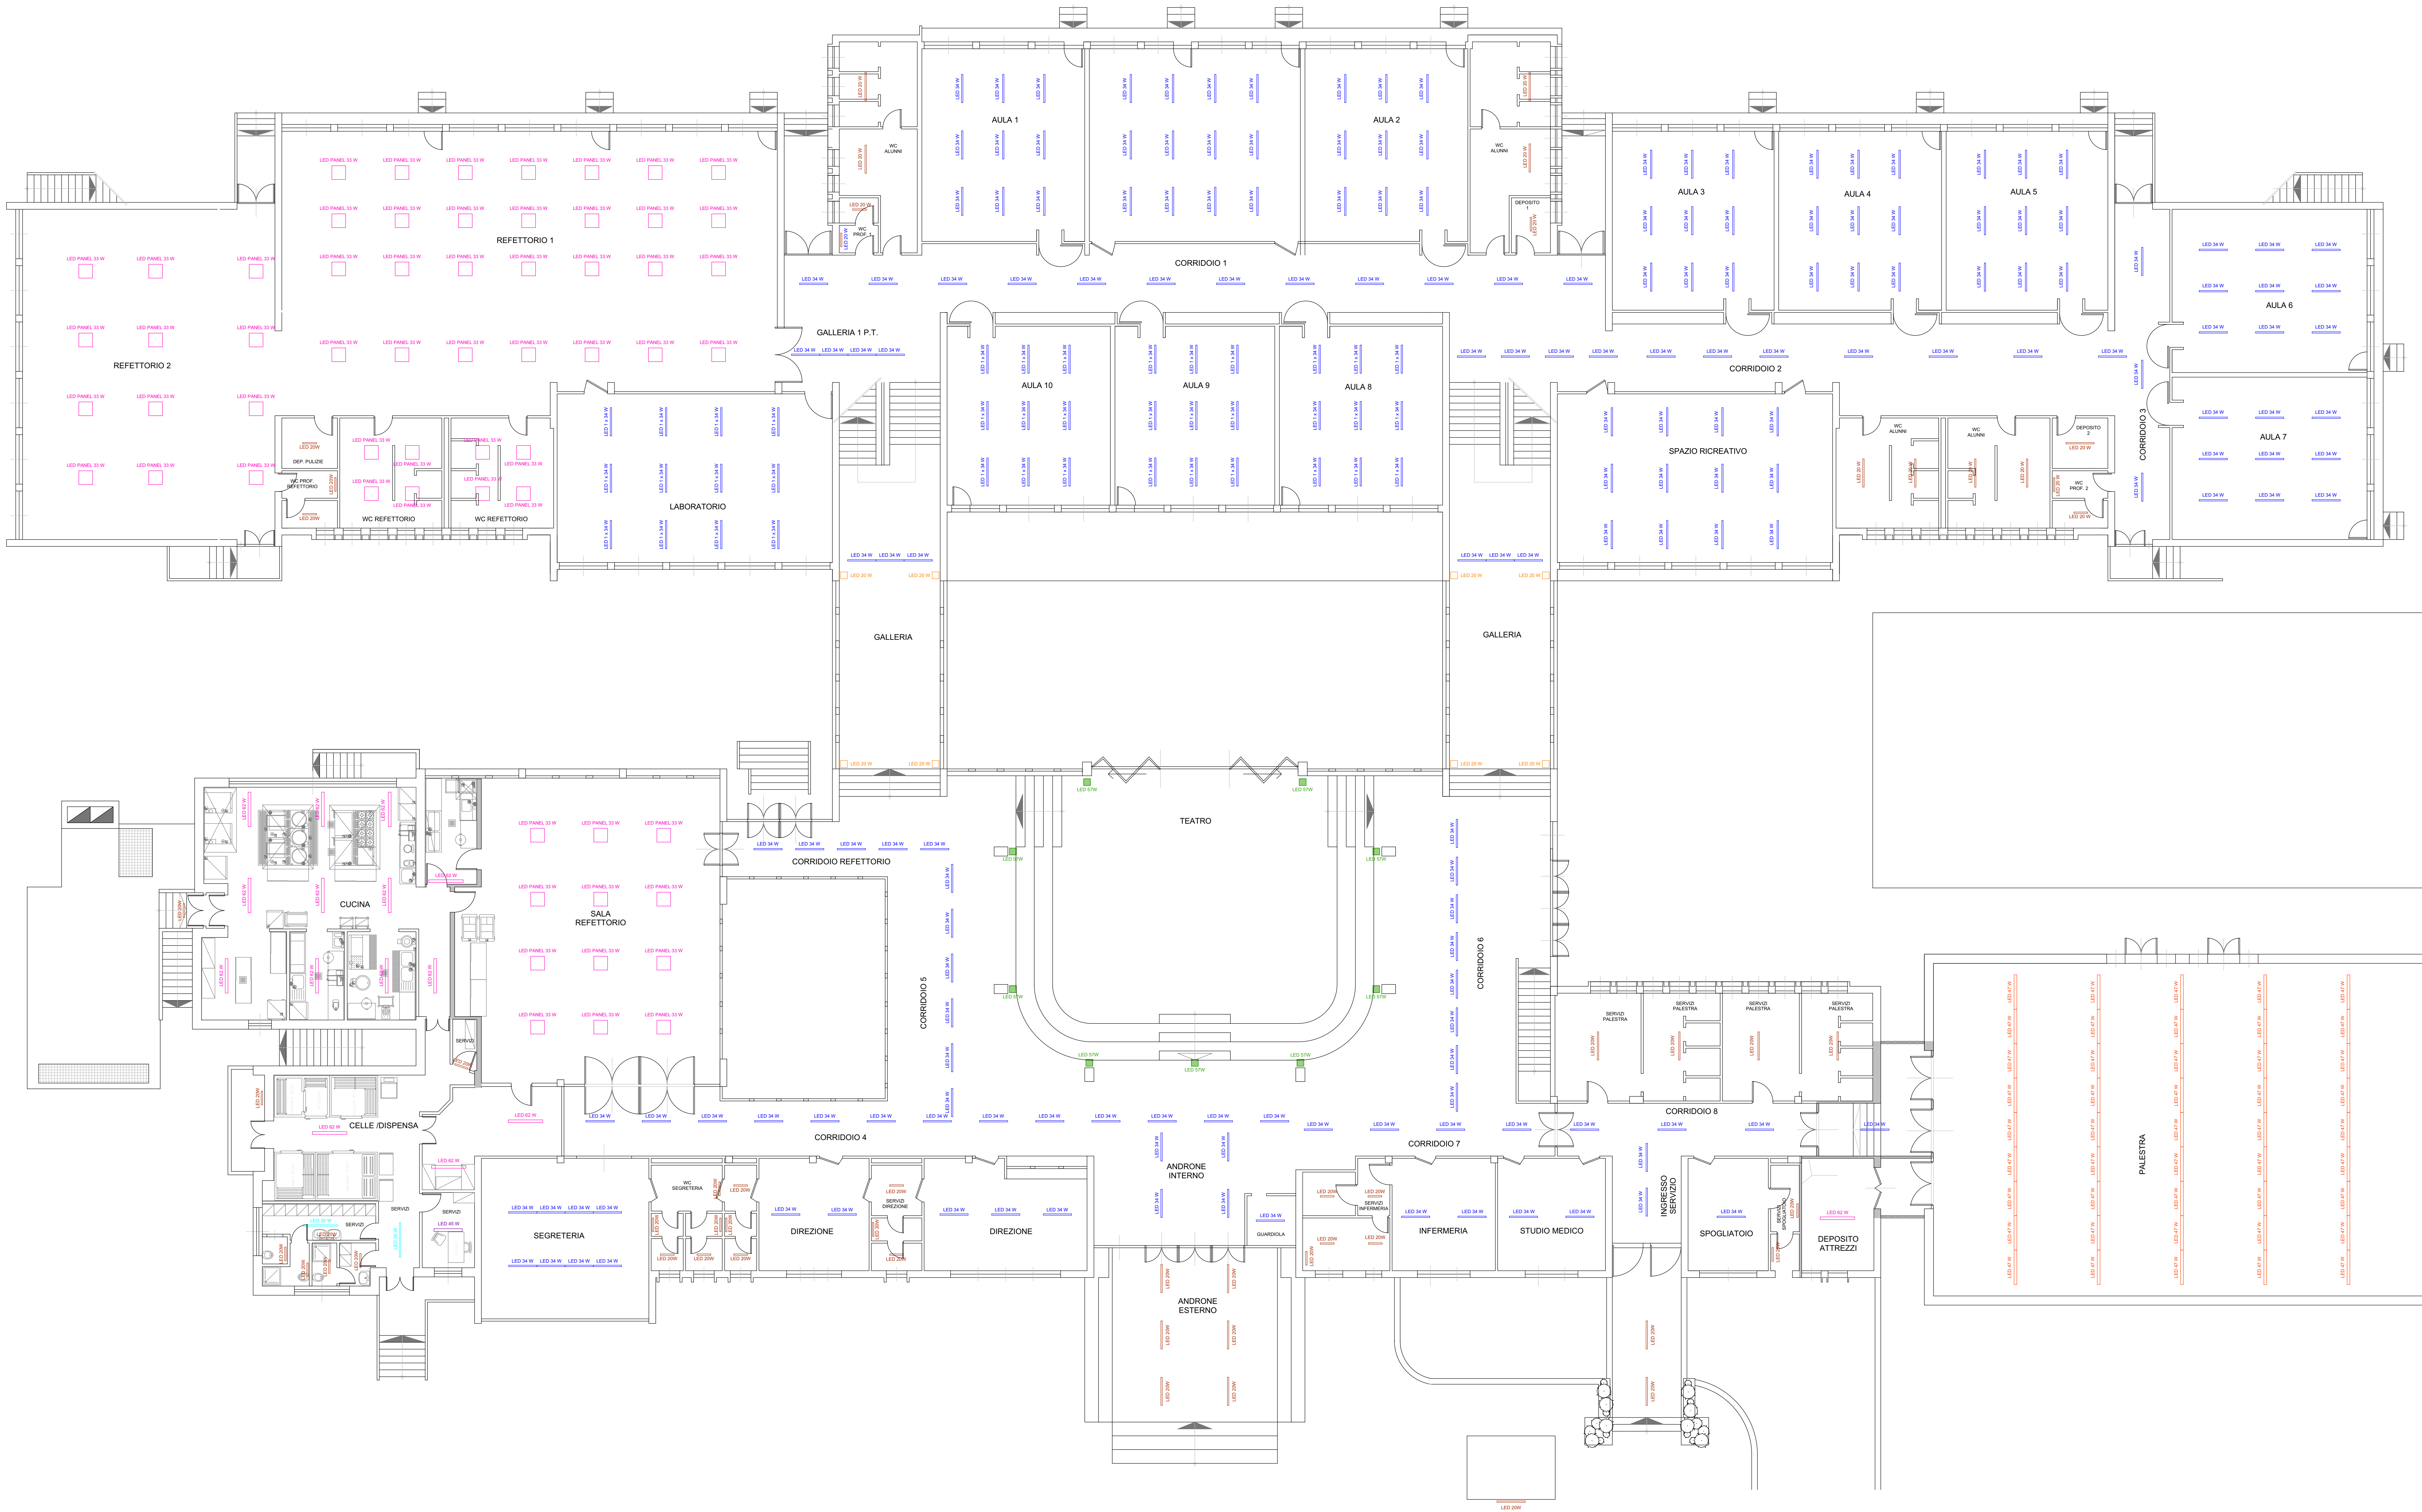

COMUNE DI SEREGNO
Provincia di Monza e della Brianza

EFFICIENTAMENTO ENERGETICO SCUOLA PRIMARIA MORO A SEGUITO DI
CONTRIBUTO D.L. N. 34/2019
CIG: ZC1294AAEA

PROGETTO DEFINITIVO/ESECUTIVO

1	020819	EMISSIONE		
REV.	DATA	DESCRIZIONE	RED.	VER.
TITOLO ELABORATO			DATA 02.08.2019	
- PIANTE PIANO TERRA DISTRIBUZIONE ILLUMINAZIONE (PROGETTO)			ELABORATO TAV 06	
			SCALA 1:100	
			SOSTITUISCE ELAB.	

PROGETTISTA
Dott. Ing. Francesco G. Sarasono